

MAPA DO CELOW PROJEKTOWYCH

Skala mapy: 1:1000

Nazwa miejscowości: Niechobrz

Identyfikator i nazwa jednostki ewidencyjnej: 181603_5 Boguchwała

Identyfikator i nazwa obrębu ewidencyjnego: 0005 Niechobrz

Oznaczenie kancelaryjne pracy geodezyjnej: PODGK.44.10.1.1170.2021

Układ współrzędnych płaskich prostokątnych: 2000/7

Układ wysokości: Kronstadt 86

Data opracowania mapy: 01.03.2021 r.

Granice obszaru aktualizacji oznaczono linią przerywaną

Informacja o służebnościach gruntowych: badano, nie stwierdzono



RAŁOWSKI JÓZEF
USŁUGI GEODEZYJNE
 36-047 Niechobrz 174
 NIP 813-216-55-35, Regon 691666290

GEODETA UPRAWNIENI
mgr inż. Józef Rałowski
 Zezw. GUGIK nr 5154
 Niechobrz 174, Rzeszów
 tel 471411122

Imię i nazwisko lub nazwa podmiotu, który wykonał mapę, oraz podpis osoby reprezentującej ten podmiot

Imię i nazwisko, numer świadectwa nadania uprawnień geodety, który sporządził mapę, oraz jego podpis

Arkusze:
 7.124.28.20.4
 7.124.28.25.2

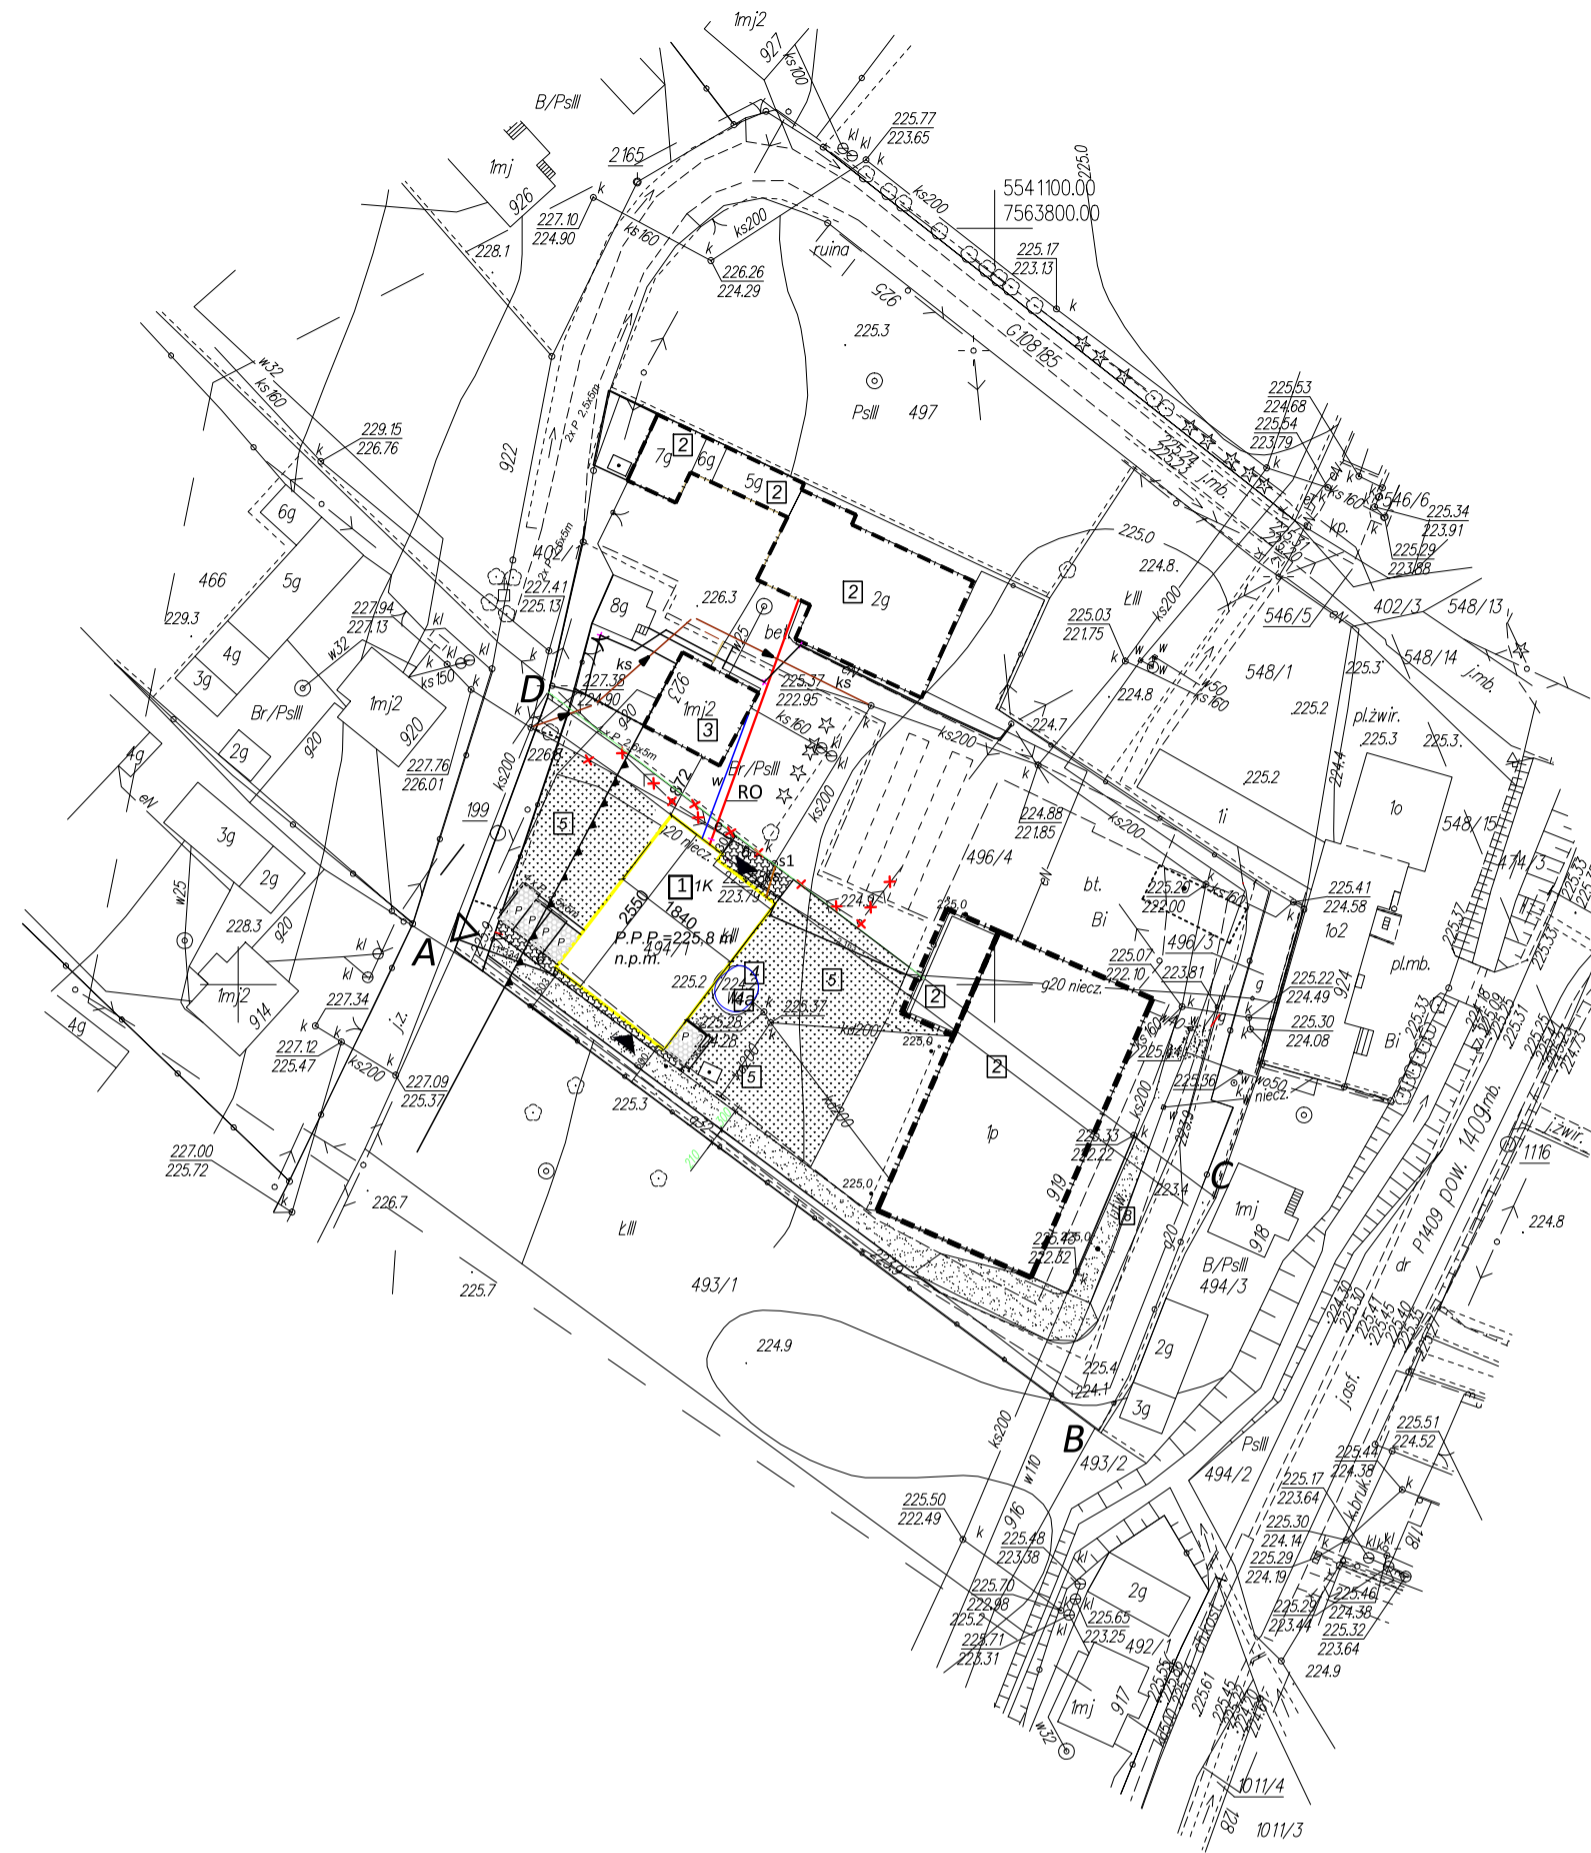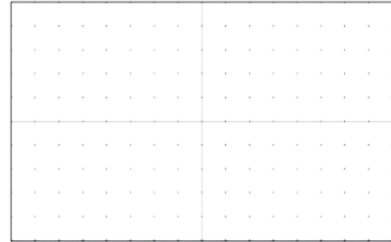

- LEGENDA:**
- 1K ILOŚĆ KONDYGNACJI
 - A-B-C-D GRANICE DZIAŁKI (DZ NR 494/1) OBJEKTU WNIOSEK
- OBIEKTY ISTNIEJĄCE**
- [Symbol] ISTNIEJĄCE BUDYNKI PRODUKCYJNE
 - [Symbol] ISTNIEJĄCY BUDYNEK MIESZKALNY
 - [Symbol] ISTNIEJĄCE WJAZDY NA DZIAŁKĘ
 - [Symbol] ISTNIEJĄCE UTWARDZONE POWIERZCHNIE PODEJŚĆ I PODJAZDÓW
 - [Symbol] OCZKO WODNE
 - [Symbol] KANALIZACJA SANITARNA
 - [Symbol] NAPONIETRZNA LINIA Em
- PROJEKTOWANE OBIEKTY**
- [Symbol] PROJEKTOWANA HALA PRODUKCYJNA - MONTAŻ KONSTRUKCJI DREWNIANYCH
 - 1K ILOŚĆ KONDYGNACJI
 - [Symbol] PROJEKTOWANE WEJŚCIA - WJAZDY DO BUDYNKU
 - [Symbol] PROJEKTOWANE UTWARDZONE POWIERZCHNIE PODEJŚĆ I PODJAZDÓW
 - [Symbol] PROJEKTOWANY UTWARDZONY PLAC Z PŁYT JUMBO POD MIEJSCA PARKINGOWE 5xP
 - [Symbol] TERENY BIOLOGICZNIE CZYNNE
 - [Symbol] NIEPRZEKRACZAJĄCA LINIA ZABUDOWY
 - [Symbol] OCZKO WODNE O POMNIEJSZEJ POWIERZCHNI
 - [Symbol] ZAKŁADOWE MIEJSCA SKŁADOWANIA ODPADÓW STAŁYCH
- WOD.KAN.:**
- w proj. przyłącz wodociągowy policznikowy 0 25 mm
 - ks proj. kanalizacja sanitarna
 - ks kanalizacja sanitarna do likwidacji
 - Sf proj. studzienka kanalizacyjna
- BRANŻA ELEKTRYCZNA:**
- e proj. kabel nn policznikowy typu YAKY 4x35 w r.o. DVK 175mm w miejscach skrzyżowań
 - proj. linia nn DVK 175mm w miejscach skrzyżowań
 - linia Em do likwidacji

nie objęte wnioskiem - wykonanie na odrębne zgłoszenie

Poświadczam, że niniejszy dokument został opracowany w wyniku prac geodezyjnych i kartograficznych, których rezultaty zawiera operat techniczny wpisany do ewidencji materiałów państwowego zasobu geodezyjnego i kartograficznego

Organ prowadzący państwową służbę geodezyjną i kartograficzną:	STAROSTA RZESZÓWSKI Powiatowy Ośrodek Dokumentacji Geodezyjnej i Kartograficznej w Rzeszowie
Identyfikator ewidencyjny materiału zasobu:	P.1816.2021.1829
Data wpisania operatu technicznego do ewidencji materiałów zasobu:	16-03-2021
Imię, nazwisko i podpis osoby reprezentującej organ:	Z up. STAROSTY Marek Płotka p.o. KIEROWNIKA OŚRODKA DOKUMENTACJI I KARTOGRAFII

SAWE Sp. z o.o. Sp. K.

OBIEKT BUDOWA HALI PRODUKCYJNEJ - MONTAŻ KONSTRUKCJI DREWNIANYCH WRAZ Z INSTALACJAMI WEWNĘTRZNYMI	
LOKALIZACJA Boguchwała obszar wiejski 18 1603_5 Obręb ewidencyjny: 0005 NIECHOBZR Działka nr 494/1	
INWESTOR: SAWE SP.Z O.O. SP. K. 36-047 NIECHOBZR 923	
OPRACOWANIE PROJEKT ZAGOSPODAROWANIA TERENU ARCHITEKTURA	
PROJEKTANT: mgr inż. arch. Stanisław Hofabuz nr. upr. A100/84	PODPIS:
OPRACOWAŁ: inż. arch. Tomasz Sikora	PODPIS:
INSTALACJE ELEKTRYCZNE	
PROJEKTANT: mgr inż. M. Kula nr upr. E-193/02	PODPIS:
INSTALACJE SANITARNE	
PROJEKTANT: mgr inż. S. Sądej nr upr. S-157/01	PODPIS:
TYTUŁ RYSUNKU: PROJEKT ZAGOSPODAROWANIA	
DATA: LUTY 2021	NR RYSUNKU: 1
SKALA: 1:1000	